


电力	暖通	动力
结构	给排水	
会	密	

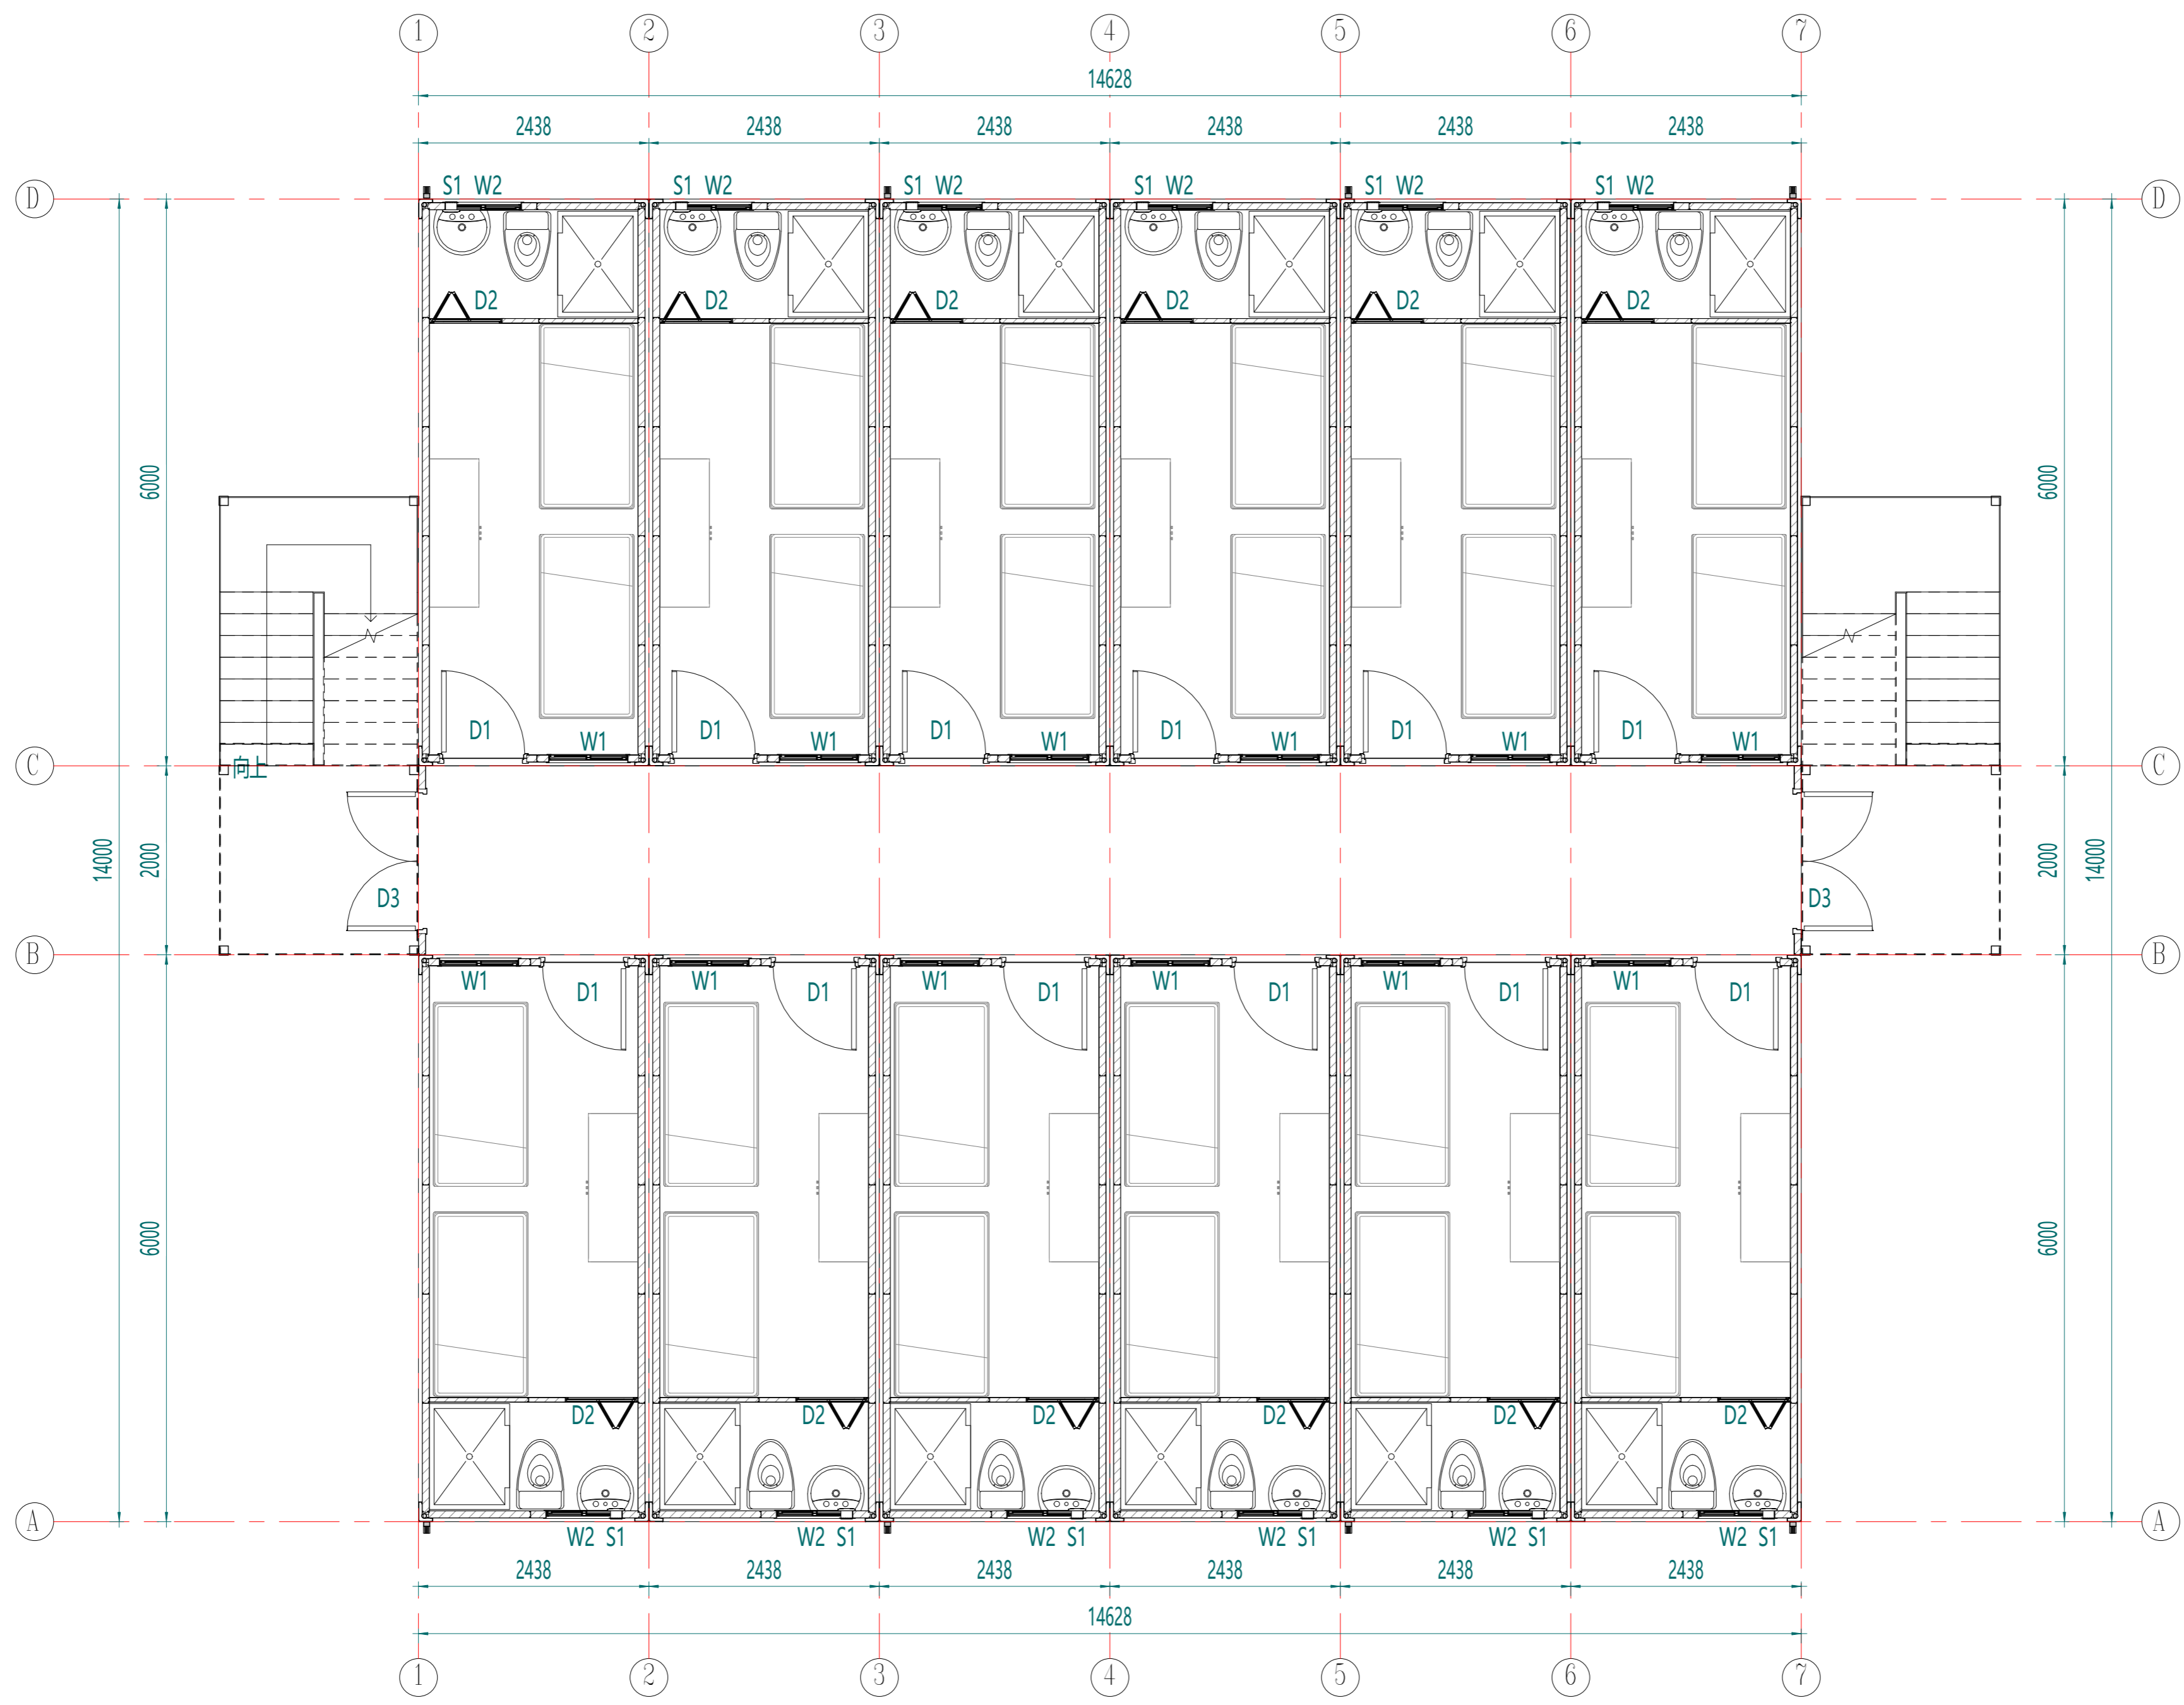

Rev. Description Date who send



www.cbcprefab.com

工序 Process	签名 Signature	日期 Date
审定 Authorized By		
审核 Verified By		
项目负责人 Process		
校对人 Checked By		
设计 Designed By	xij	11/29/21
制图 Drawn By	xij	11/29/21

执业签章
Engineer Signature

出图签章
Engineer Signature

项目名称
Project Name

印尼-集装箱营地


题名
Title

平面布置图

工程编号 Project No.	PT211146	专业 Specialty	JZ
比例 Scale	1:100	图号 Drawing No.	J0-1A

未盖技术出图章 本图纸无效
This drawing is valid only after being stamped and signed.

电力	给排水
暖通	结构
会	密

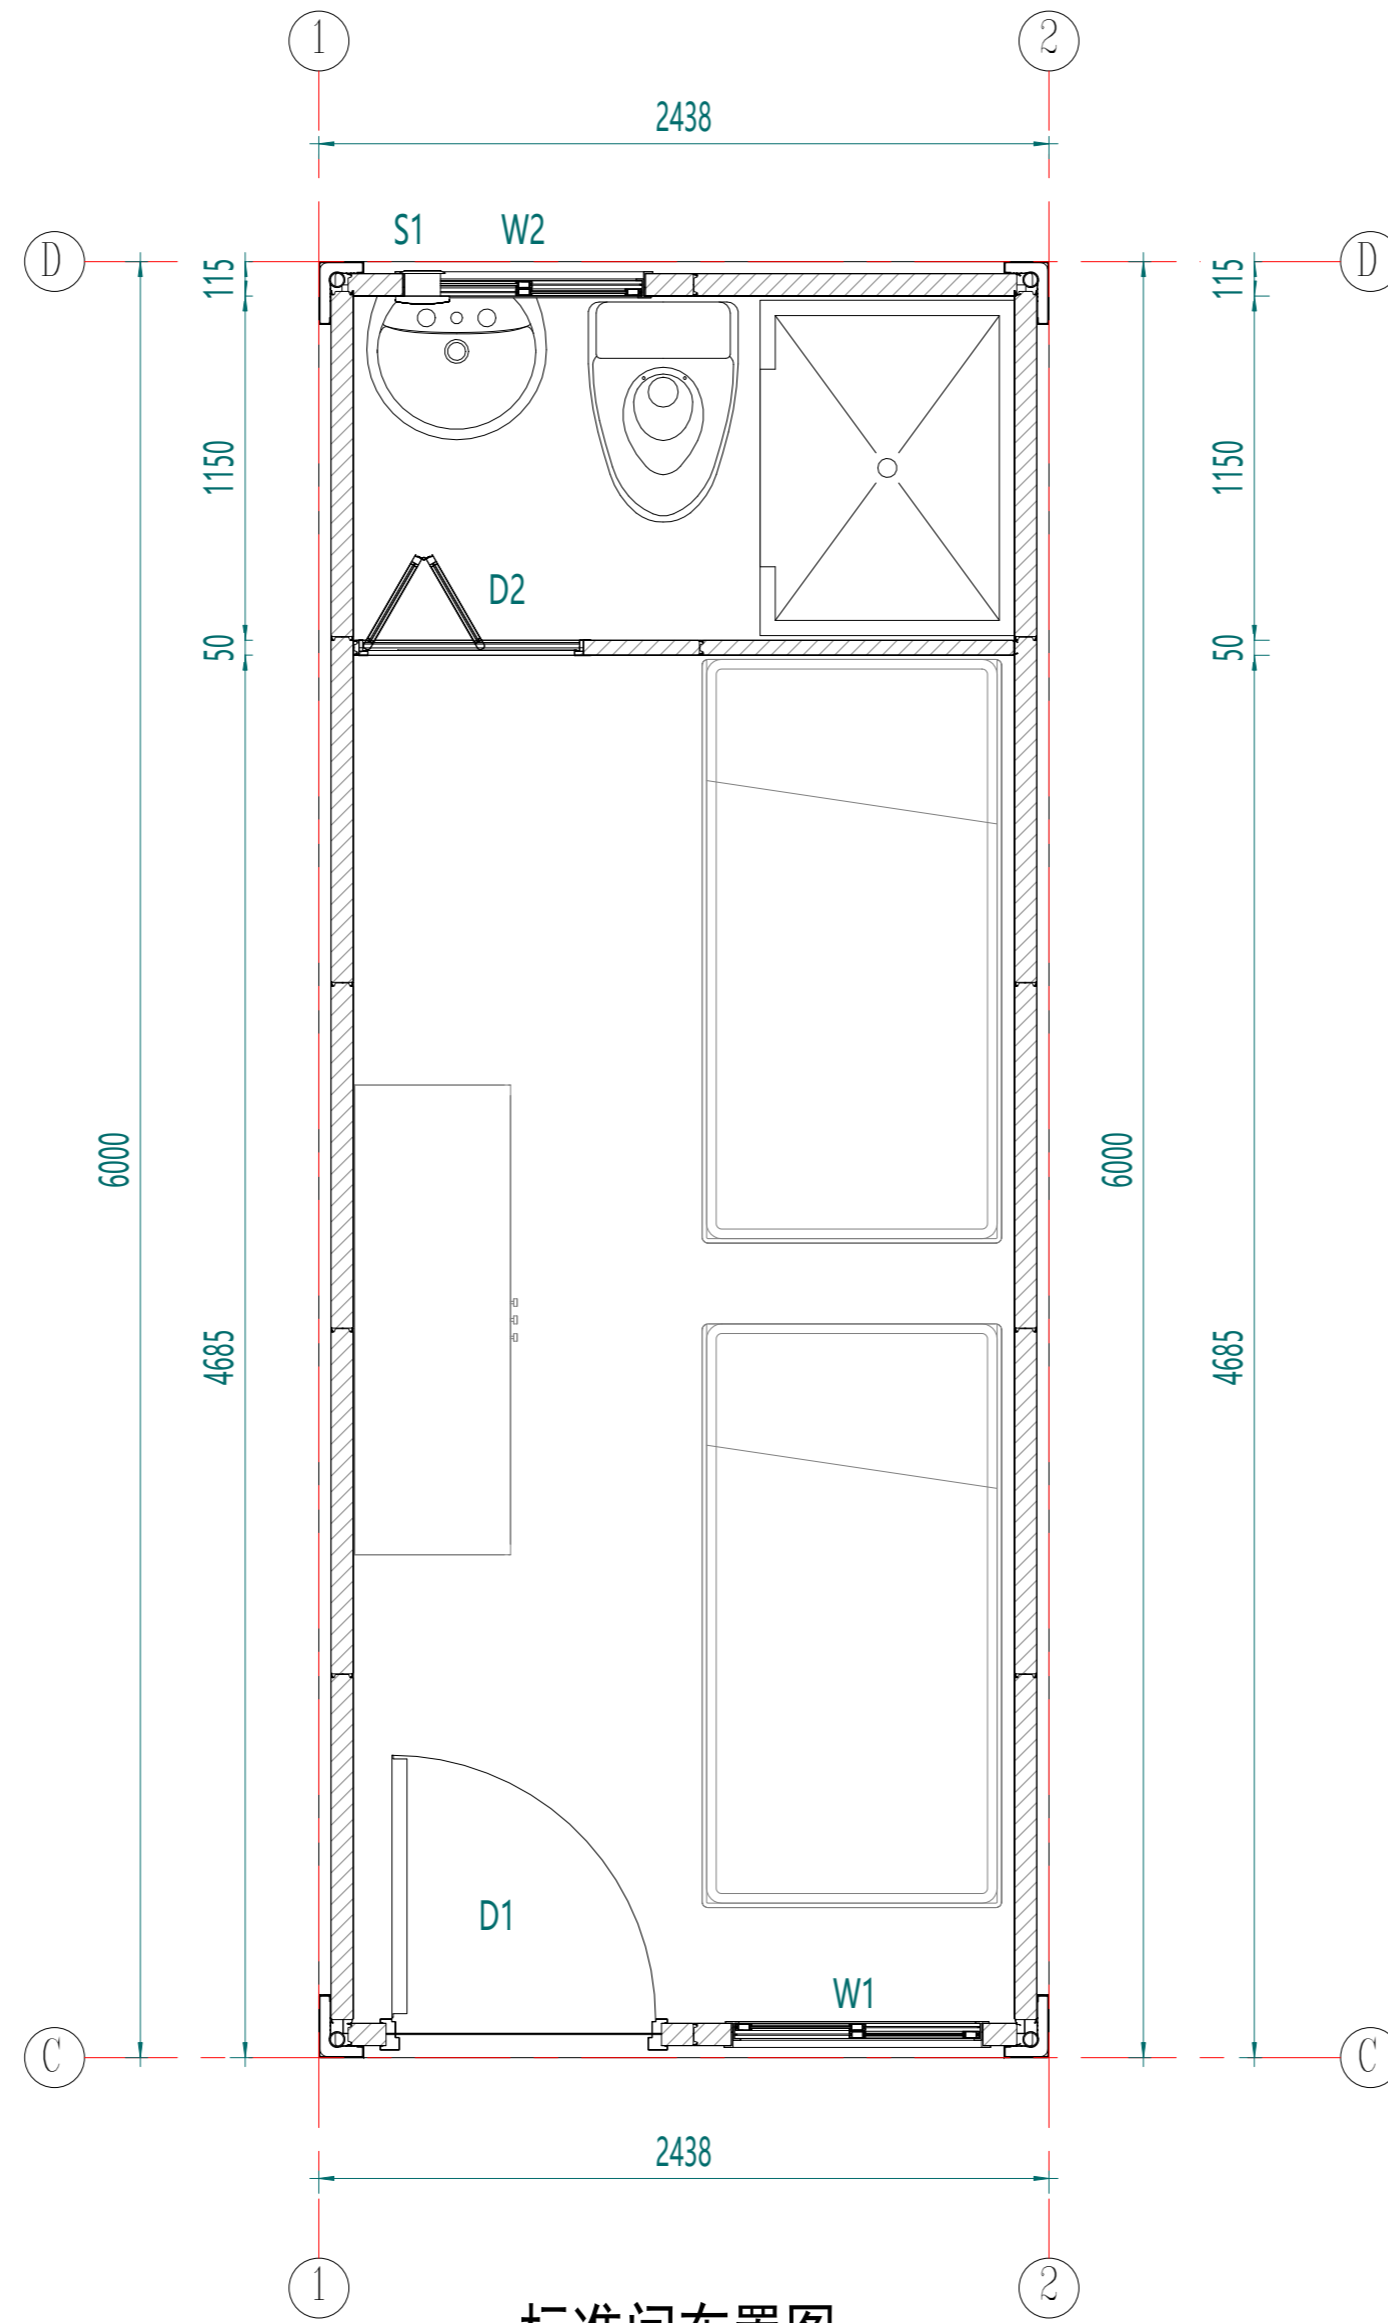

标准间布置图

版本	修改内容	日期	负责人
Rev.	Description	Date	who send

CBP
www.cbcprefab.com

工序	签名	日期
Process	Signature	Date
审定		
Authorized By		
审核		
Verified By		
项目负责人		
Process		
校对		
Checked By		
设计	设计者	11/29/21
Designed By	设计者	11/29/21
制图	作者	11/29/21
Drawn By	作者	11/29/21

执业印章
Engineer Signature

出图印章
Engineer Signature


项目名称
Project Name
印尼-集装箱营地

图名
Name
平面布置图

工程编号	PT211146	专业	JZ
图号		图名	J0-1B

未盖技术出图章 本图纸无效
This drawing is valid only after being stamped and signed.

电力	暖通	给排水	结构	建筑
动力	空调	消防	装饰	其他

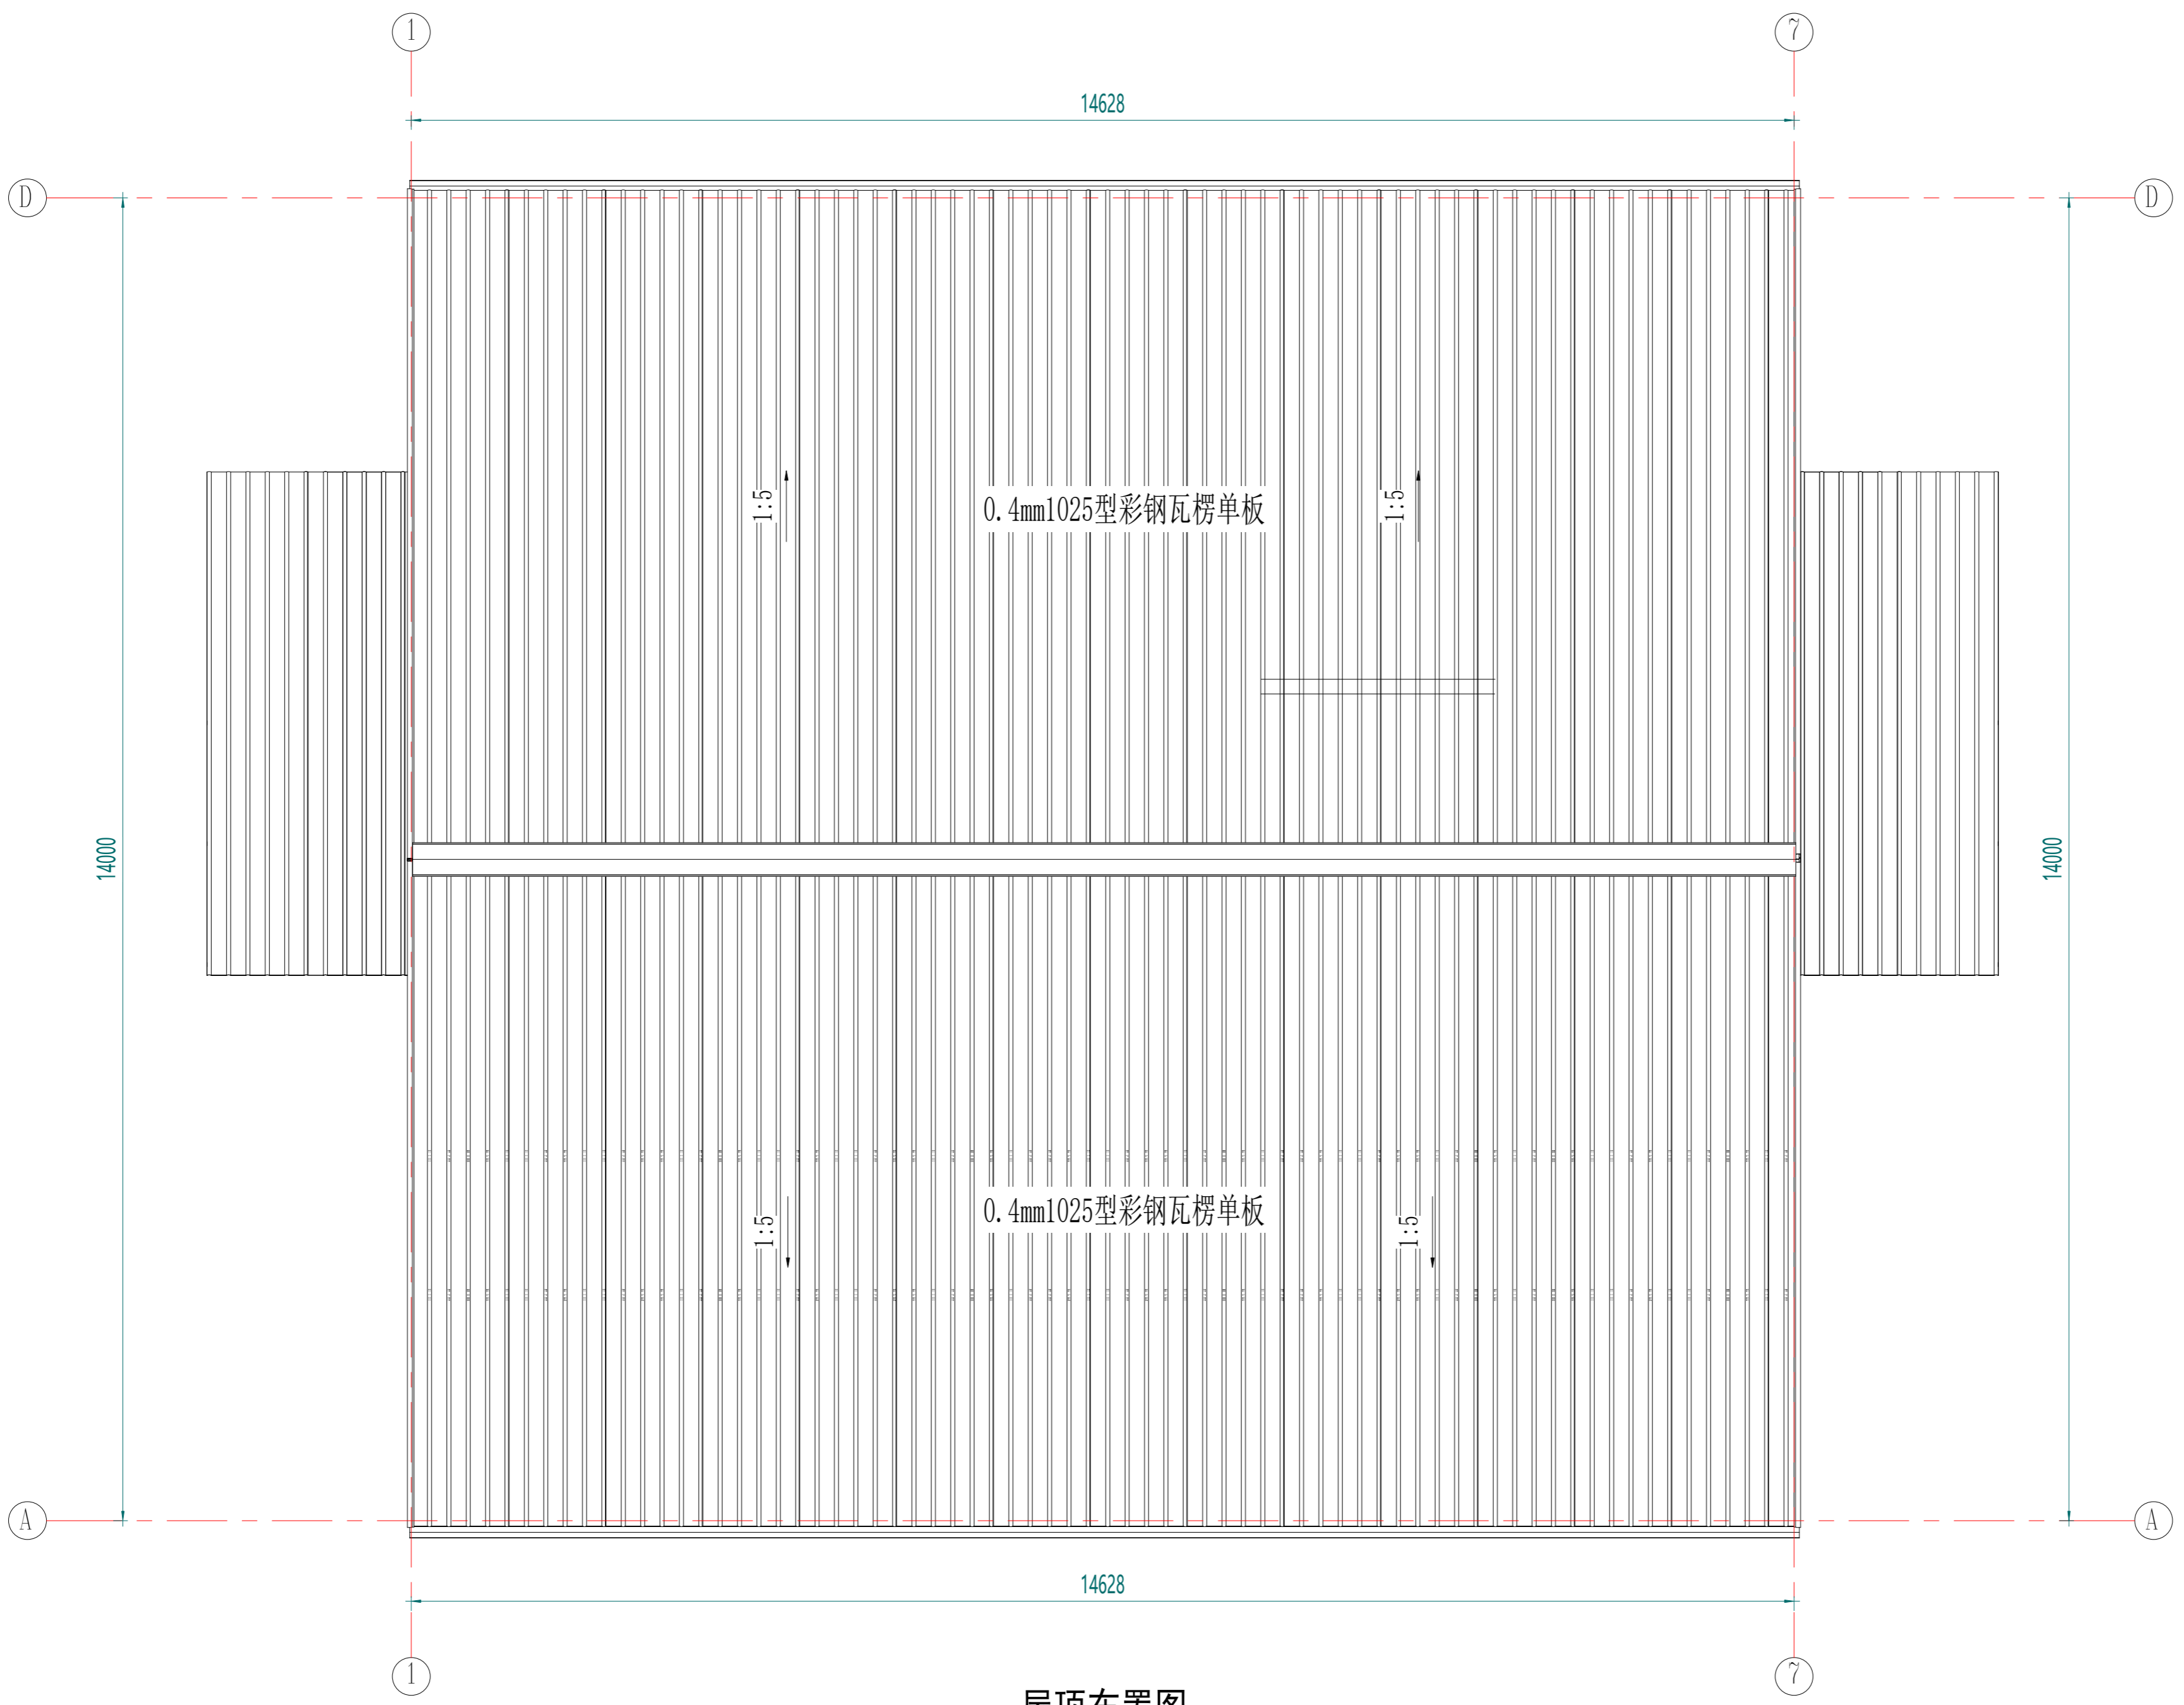

屋顶布置图

版本	修改内容	日期	负责人
Rev	Description	Date	who send

CBC

www.cbcprefab.com

工序	签名	日期
Process	Signature	Date
审定		
Authorized By		
审核		
Verified By		
项目负责人		
Process		
校对		
Checked By		
设计	xij	11/29/21
Designed By		
制图	xij	11/29/21
Drawn By		

执业签章
Engineer Signature

出图签章
Engineer Signature

项目名称
Project Name

印尼-集装箱营地


图名
Drawing Name

屋顶布置图


工程编号	PT211146	专业	JZ
比例	1:1	图号	J0-2

未盖技术出图章 本图纸无效

电力	暖通	动力
结构	给排水	
会签	密封	

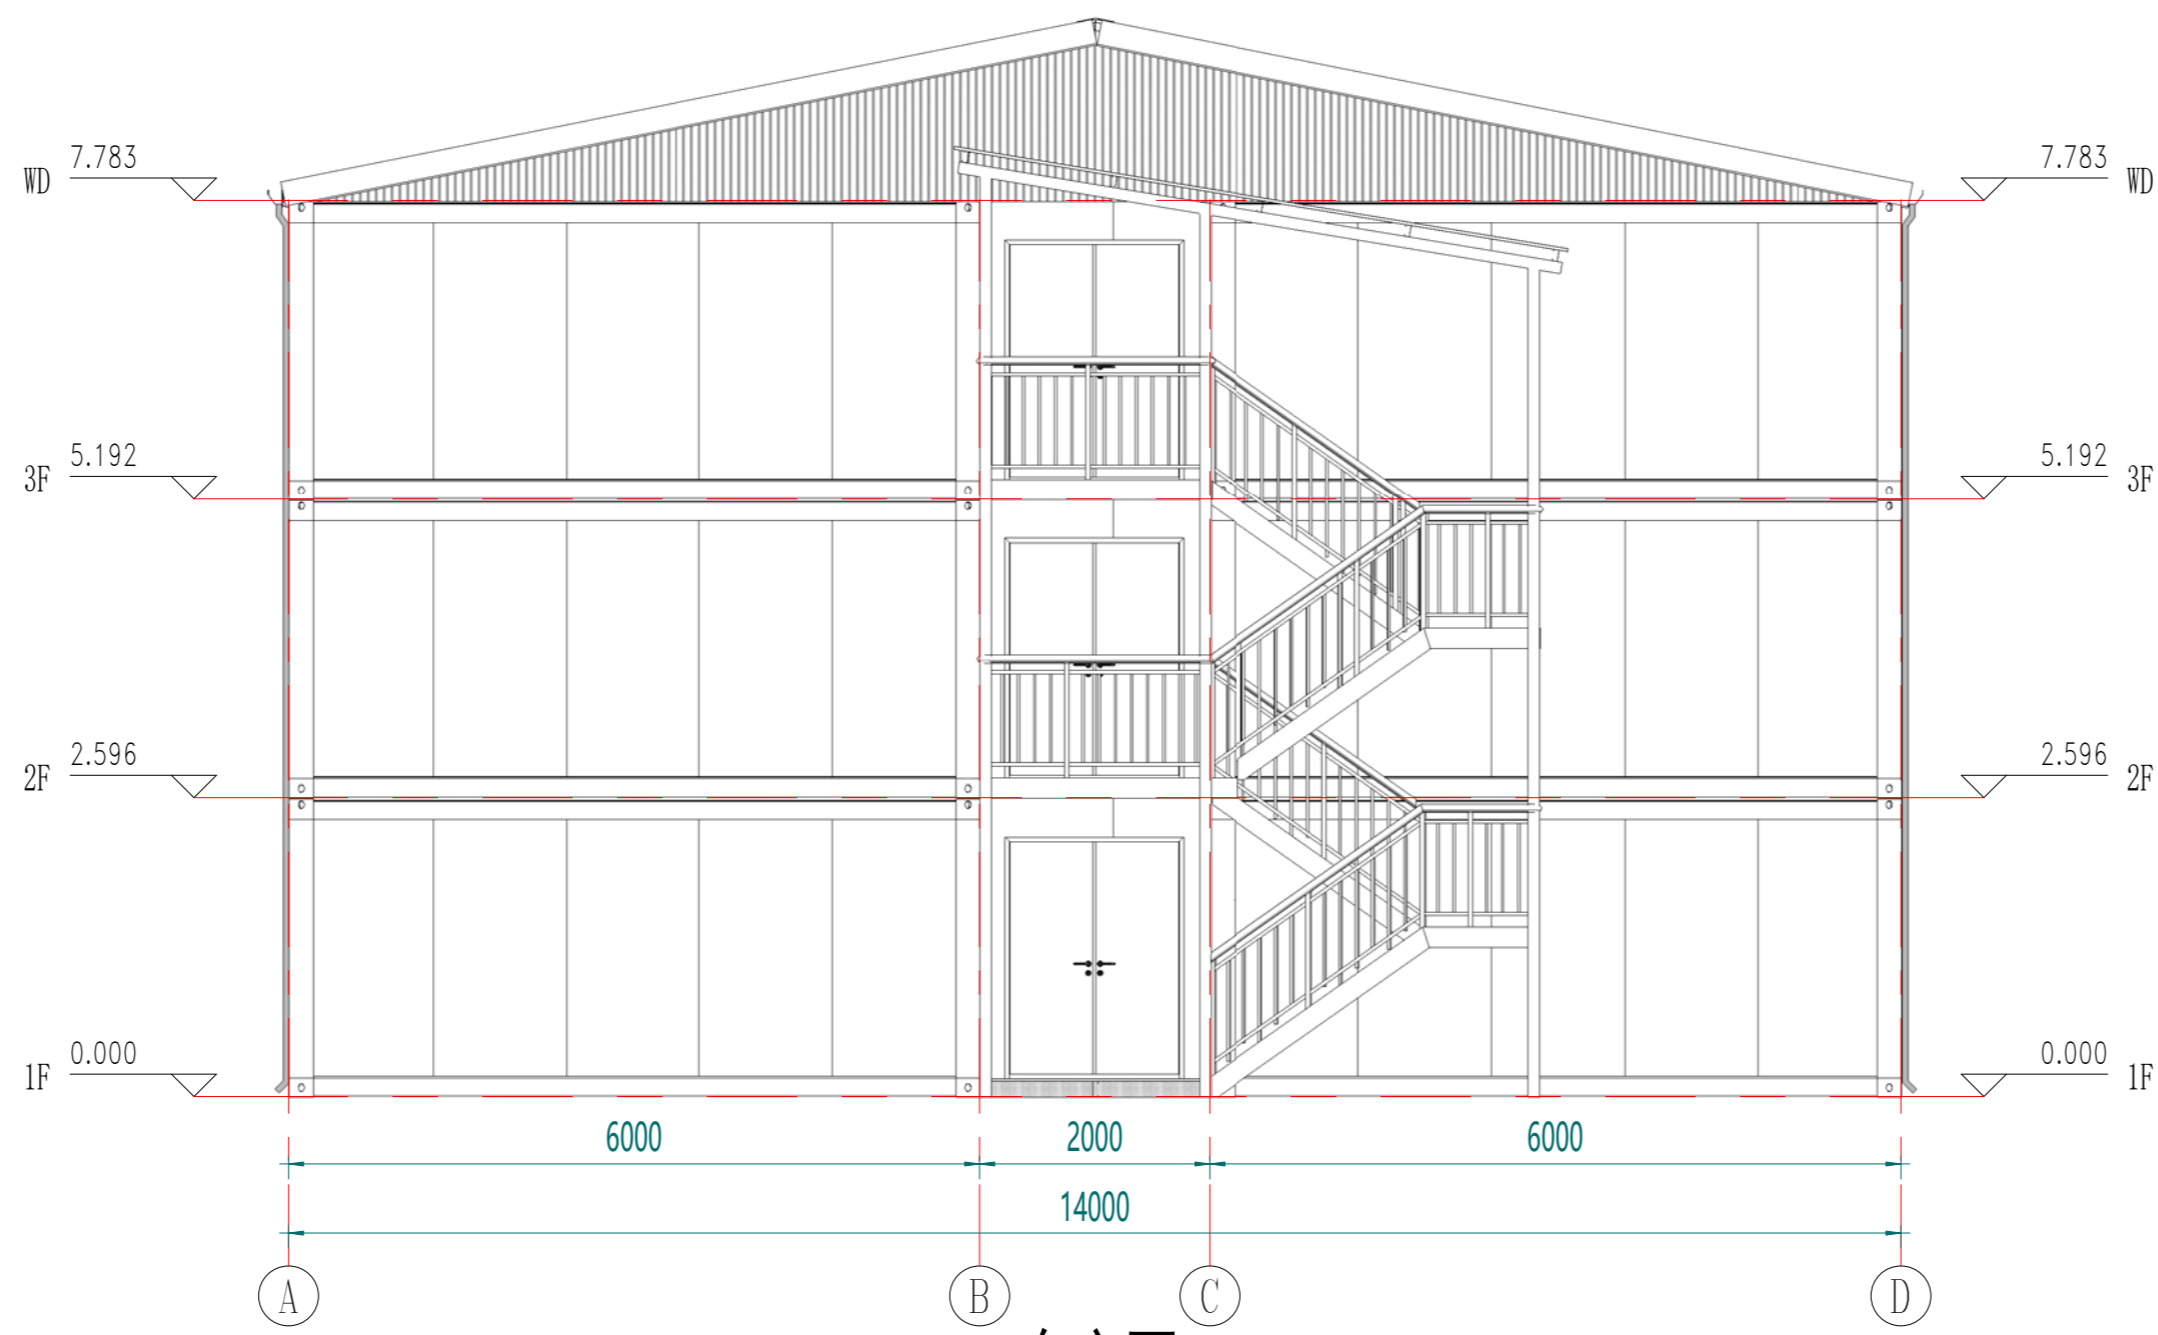

东立面

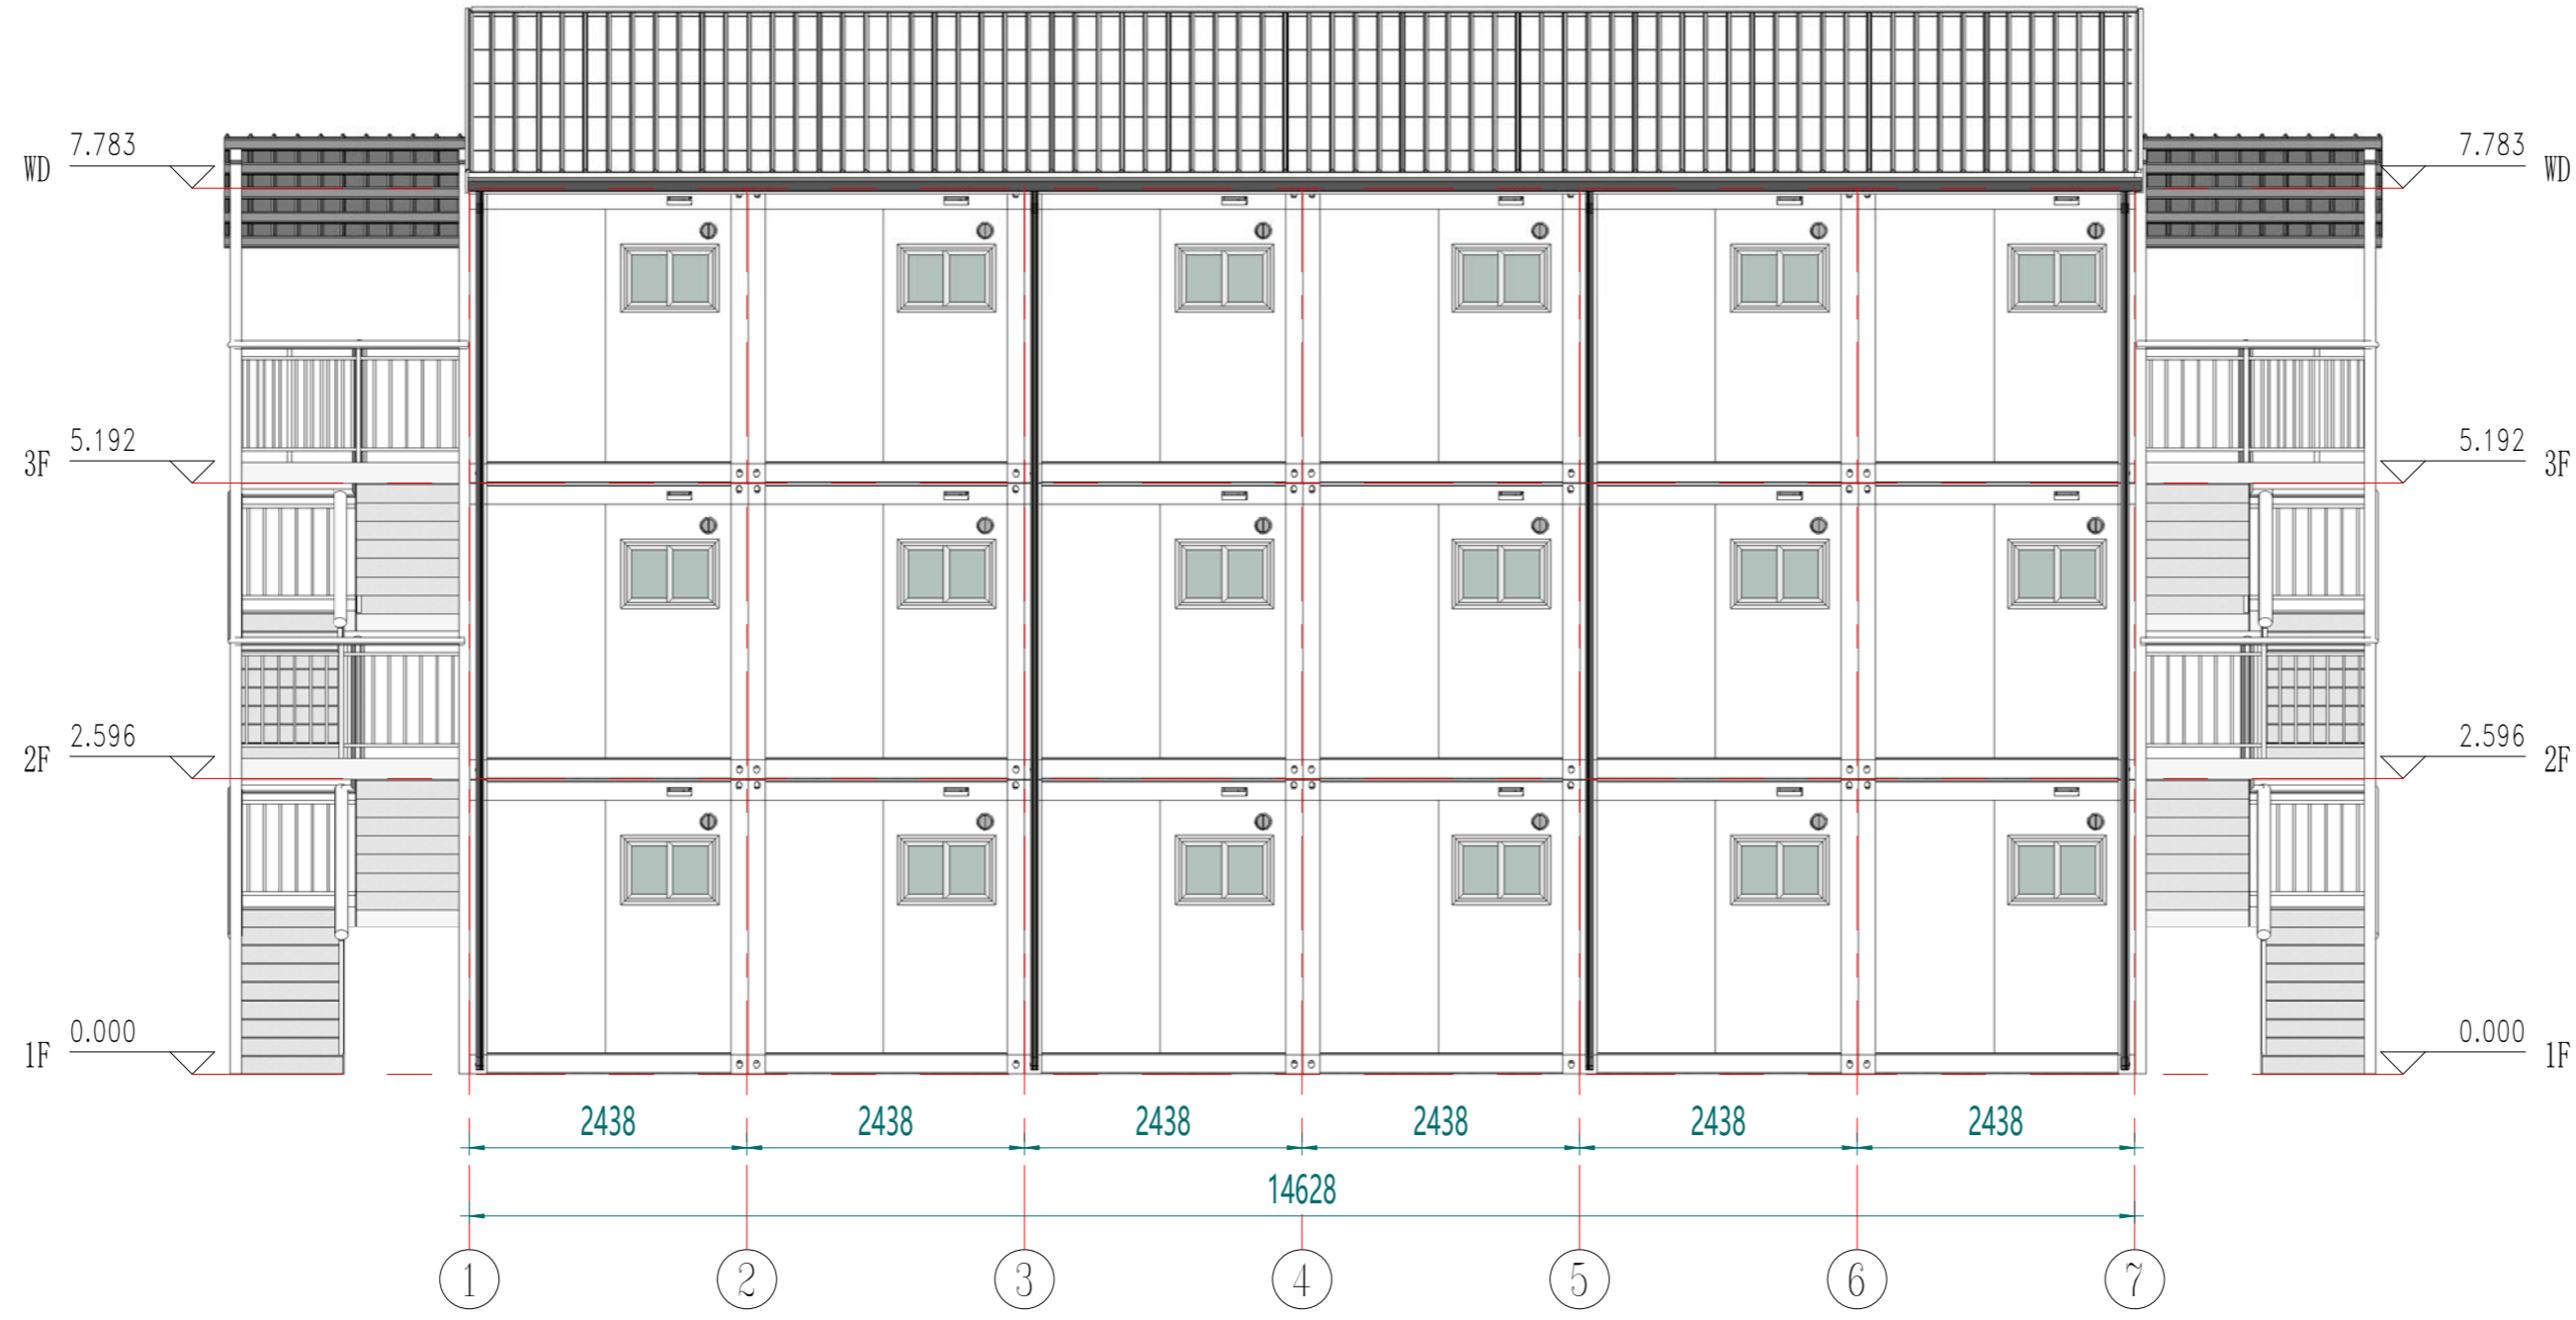

南立面

版本	修改内容	日期	负责人
Rev	Description	Date	who send

CBQ
www.cbcprefab.com

工序	签名	日期
Process	Signature	Date
审定		
Authorized By		
审核		
Verified By		
项目负责人		
Process		
校对人		
Checked By		
设计	xji	11/29/21
Designed By		
制图	xji	11/29/21
Drawn By		

执业签章
Engineer Signature


出图签章
Engineer Signature

项目名称
Project Name
印尼-集装箱营地


题名
Title
立面布置图

工程编号	PT211146	专业	JZ
Scale		图号	J0-3
未盖技术出图章 本图纸无效			

电力	暖通	动力
结构	给排水	
会签	密封	

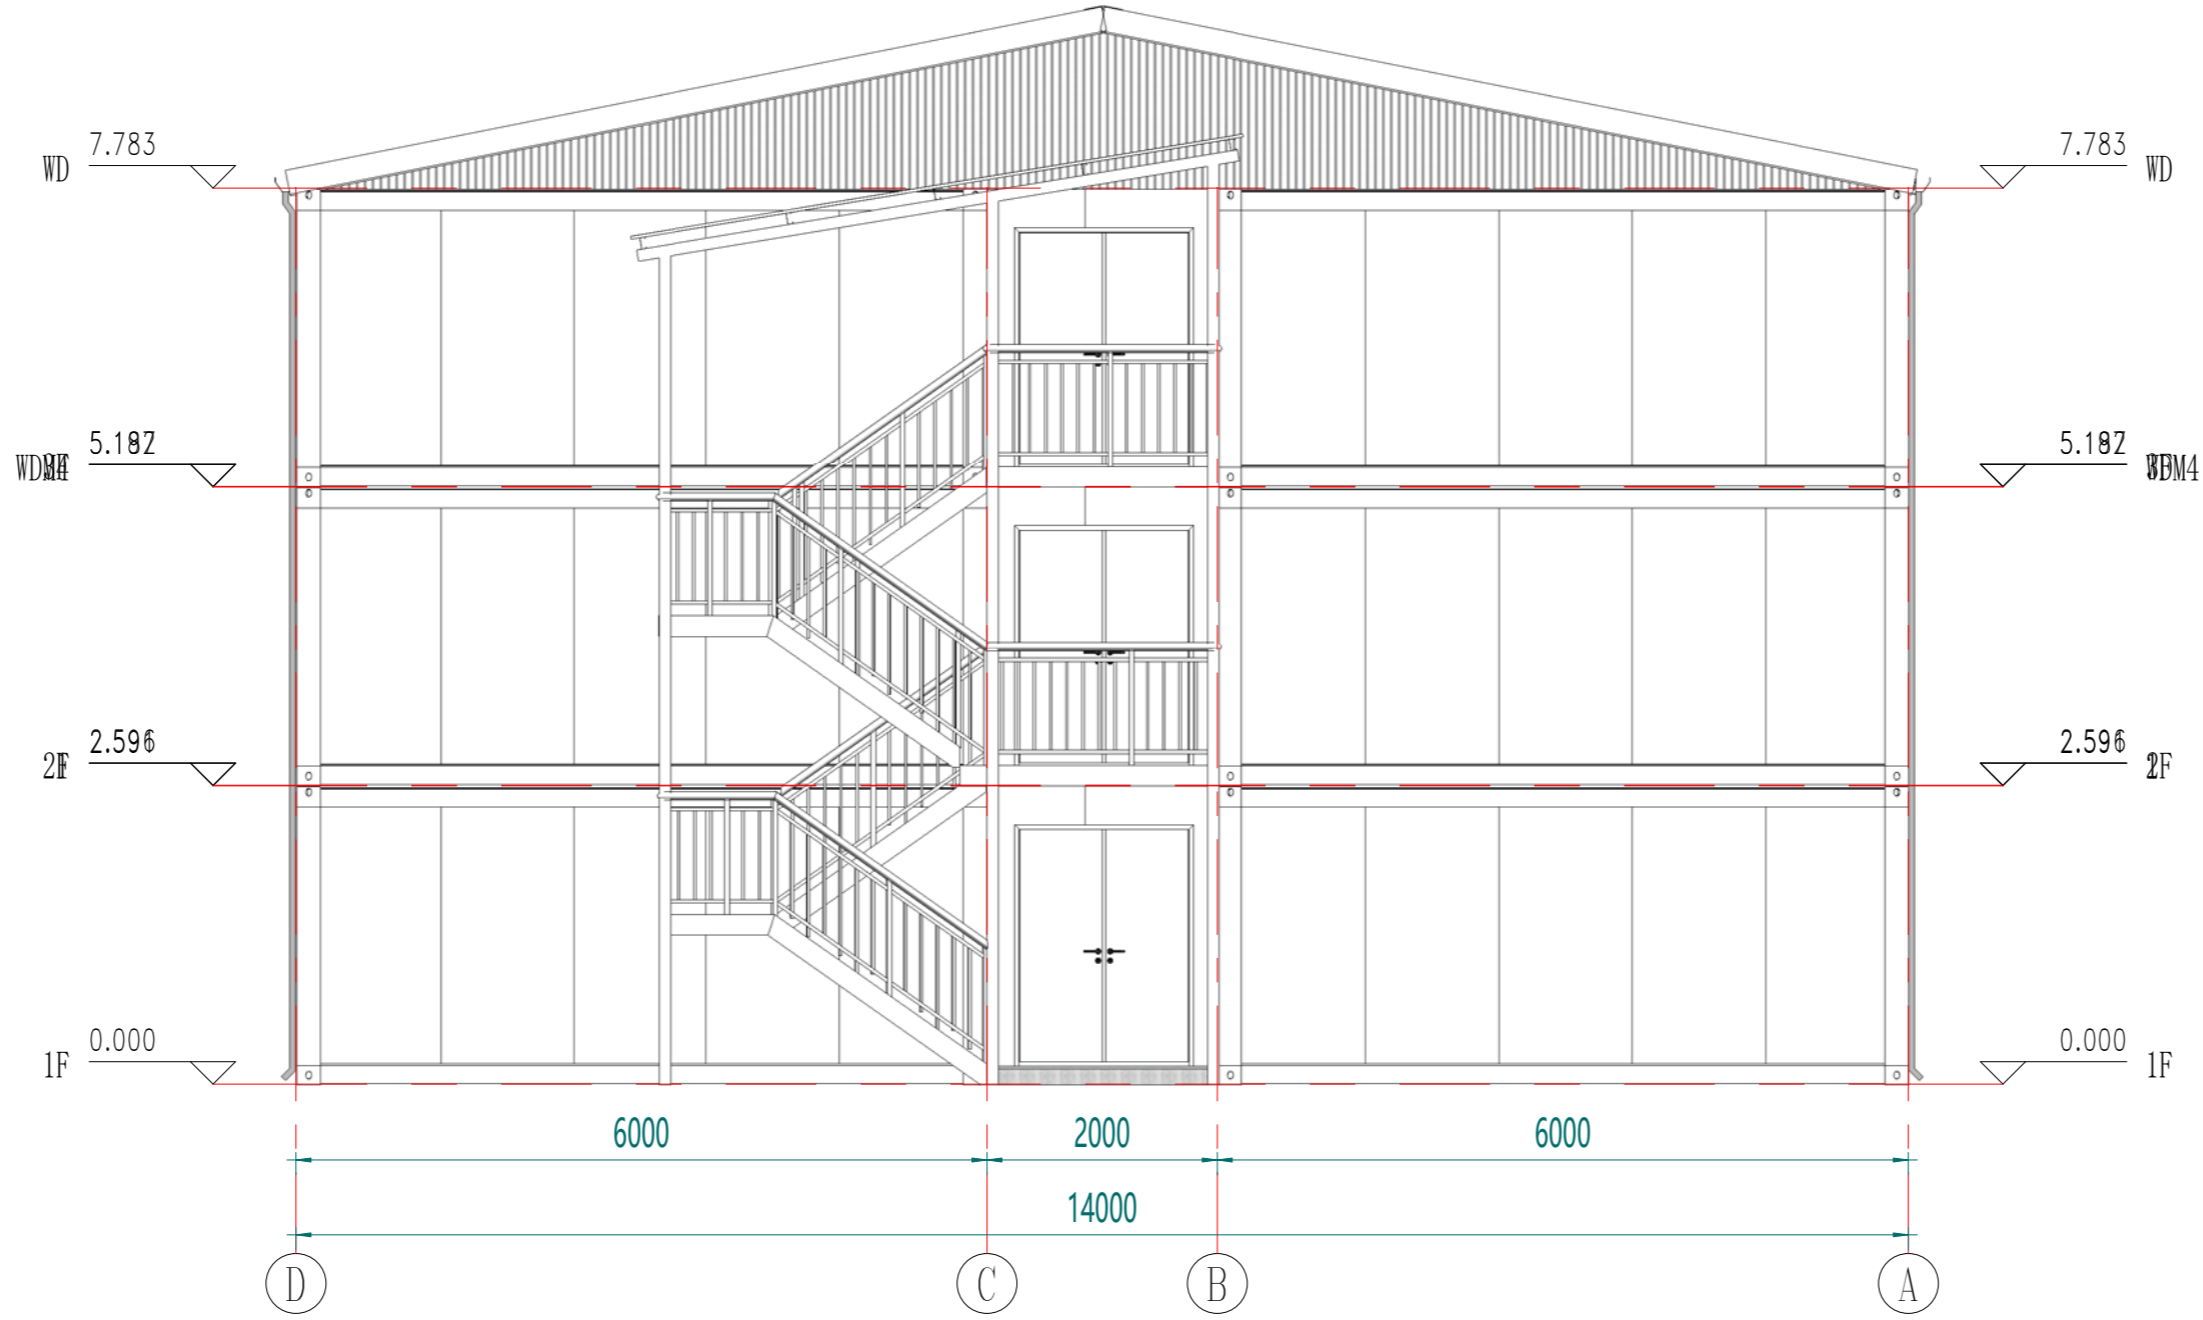

西立面

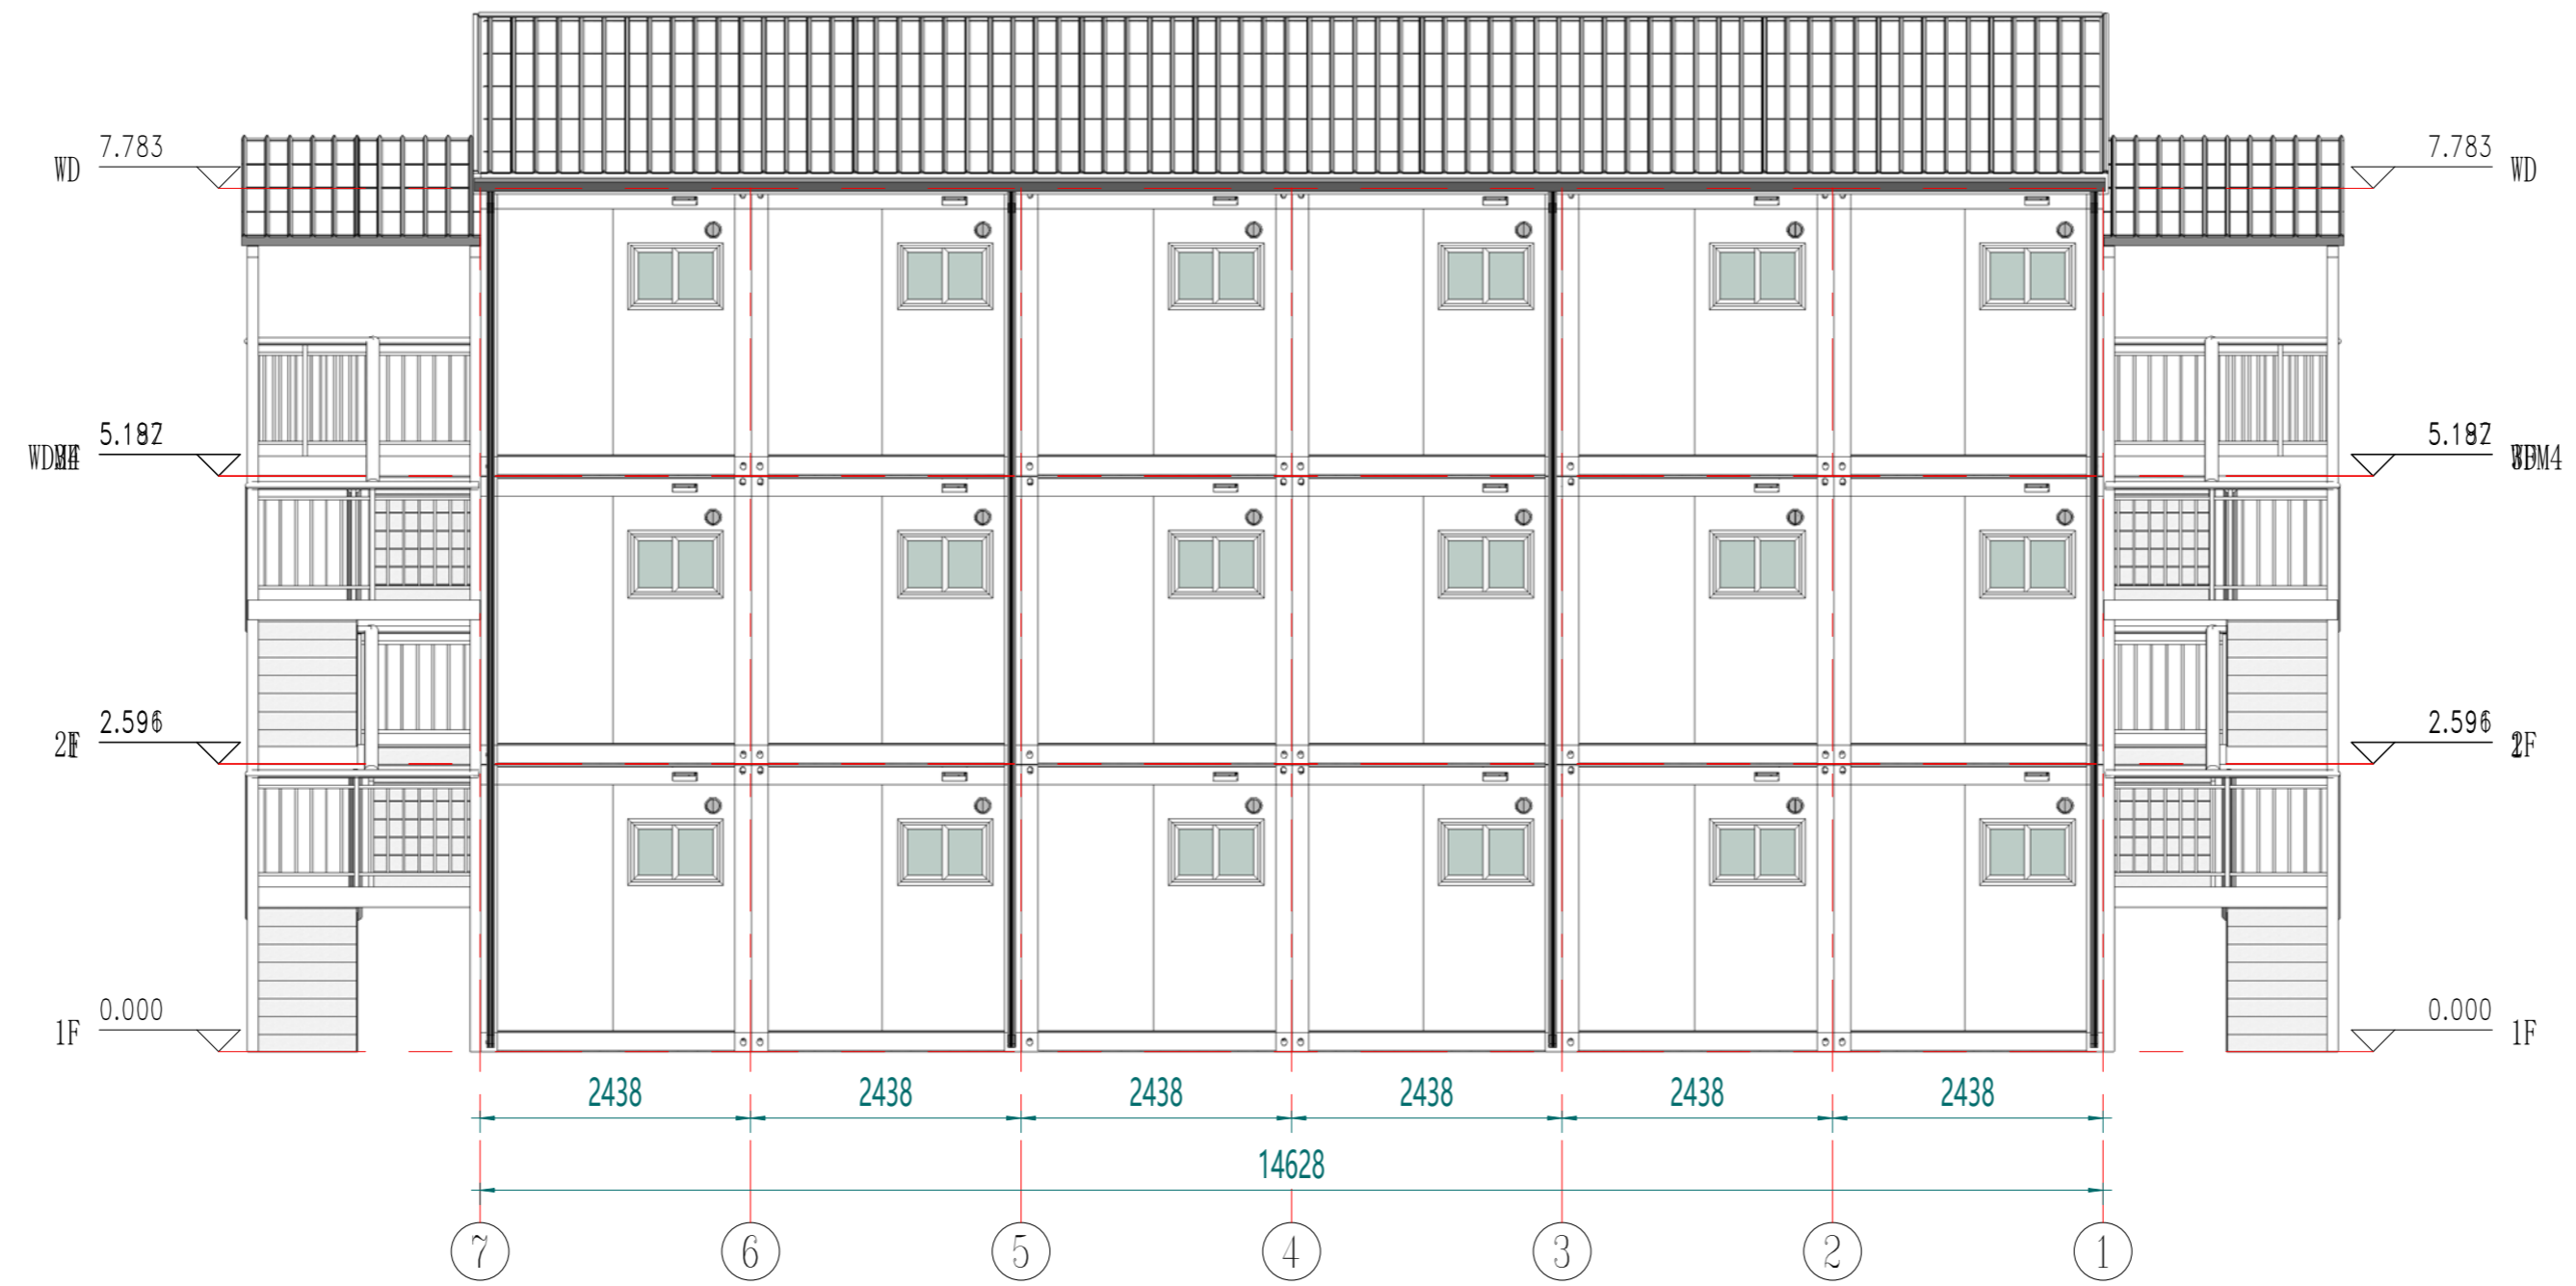

北立面

版本	修改内容	日期	负责人
Rev.	Description	Date	who send

CBQ
www.cbcprefab.com

工序	签名	日期
Process	Signature	Date
审定		
Authorized By		
审核		
Verified By		
项目负责人		
Process		
校对		
Checked By		
设计	xij	11/29/21
Designed By		
制图	xij	11/29/21
Drawn By		

执业签章
Engineer Signature


出图签章
Engineer Signature

项目名称
Project Name
印尼-集装箱营地

题名
Title
立面布置图

工程编号	PT211146	专业	JZ
Scale		图号	J0-4
未盖技术出图章 本图纸无效			

电力	暖通	动力
结构	给排水	
暖通		
给排水		

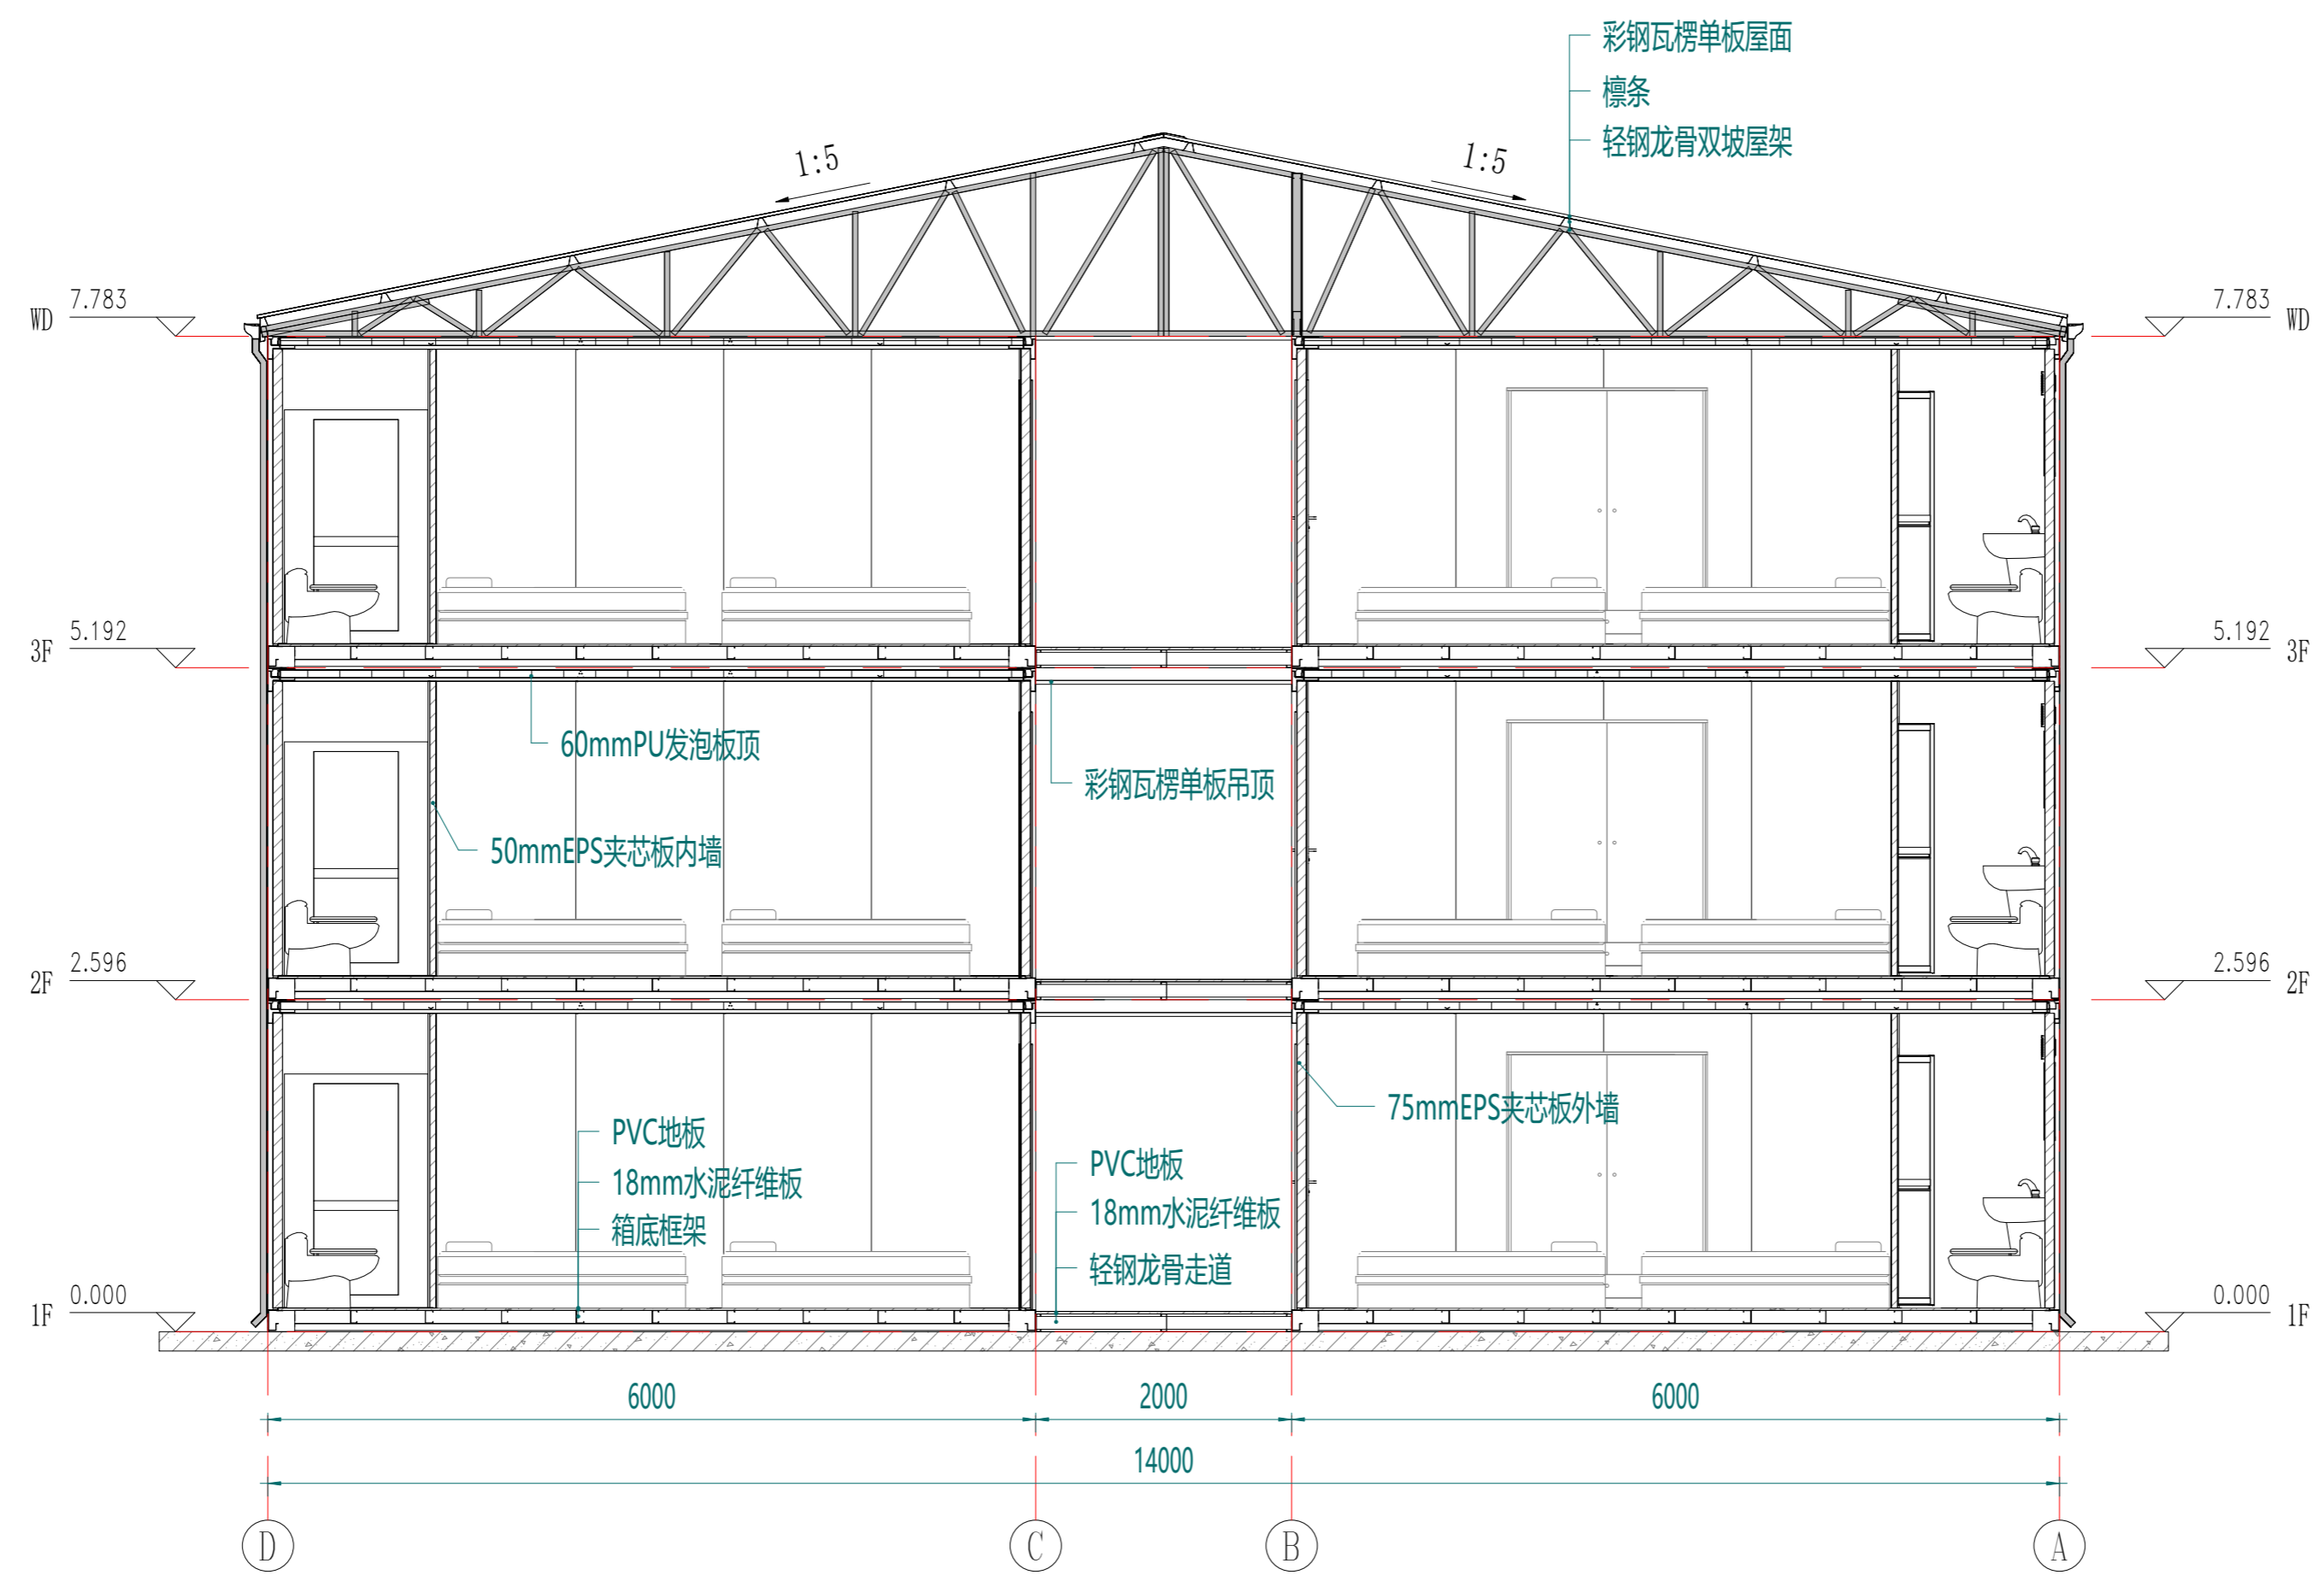

剖面布置图

Rev	Description	Date	Who send

CBQ
www.cbcprefab.com

工序 Process	签名 Signature	日期 Date
审定 Authorized By		
审核 Verified By		
项目负责人 Process		
校对人 Checked By		
设计 Designed By	xij	11/29/21
制图 Drawn By	xij	11/29/21

执业签章
Engineer Signature

出图签章
Engineer Signature

项目名称
Project Name
印尼-集装箱营地

图名
Diagram Name
剖面布置图

工程编号 No.	PT211146	专业 Prof.	JZ
比例 Scale	1:5	图号 No.	J0-5

未盖技术出图章 本图纸无效
This drawing is valid only after being stamped and signed.

电力	暖通	给排水	结构	建筑
动力	照明	消防	人防	其他



版本	修改内容	日期	负责人
Rev.	Description	Date	who send

CBQ
www.cbcprefab.com

工序	签名	日期
Process	Signature	Date
审定		
Authorized By		
审核		
Verified By		
项目负责人		
Process		
校对		
Checked By		
设计	xij	11/29/21
Designed By		
制图	xij	11/29/21
Drawn By		

执业签字
Engineer Signature

出图签字
Engineer Signature

项目名称
Project Name
印尼-集装箱营地


题名
Title
三维视图

工程编号	PT211146	专业	JZ
比例		图号	J0-7

注：颜色仅供参考，具体颜色按照订单备注或者样品为准

未盖技术出图章 本图纸无效
This drawing is valid only after being stamped and signed by the engineer.

电力	暖通	动力
结构	给排水	
暖通		
给排水		
结构		
电力		

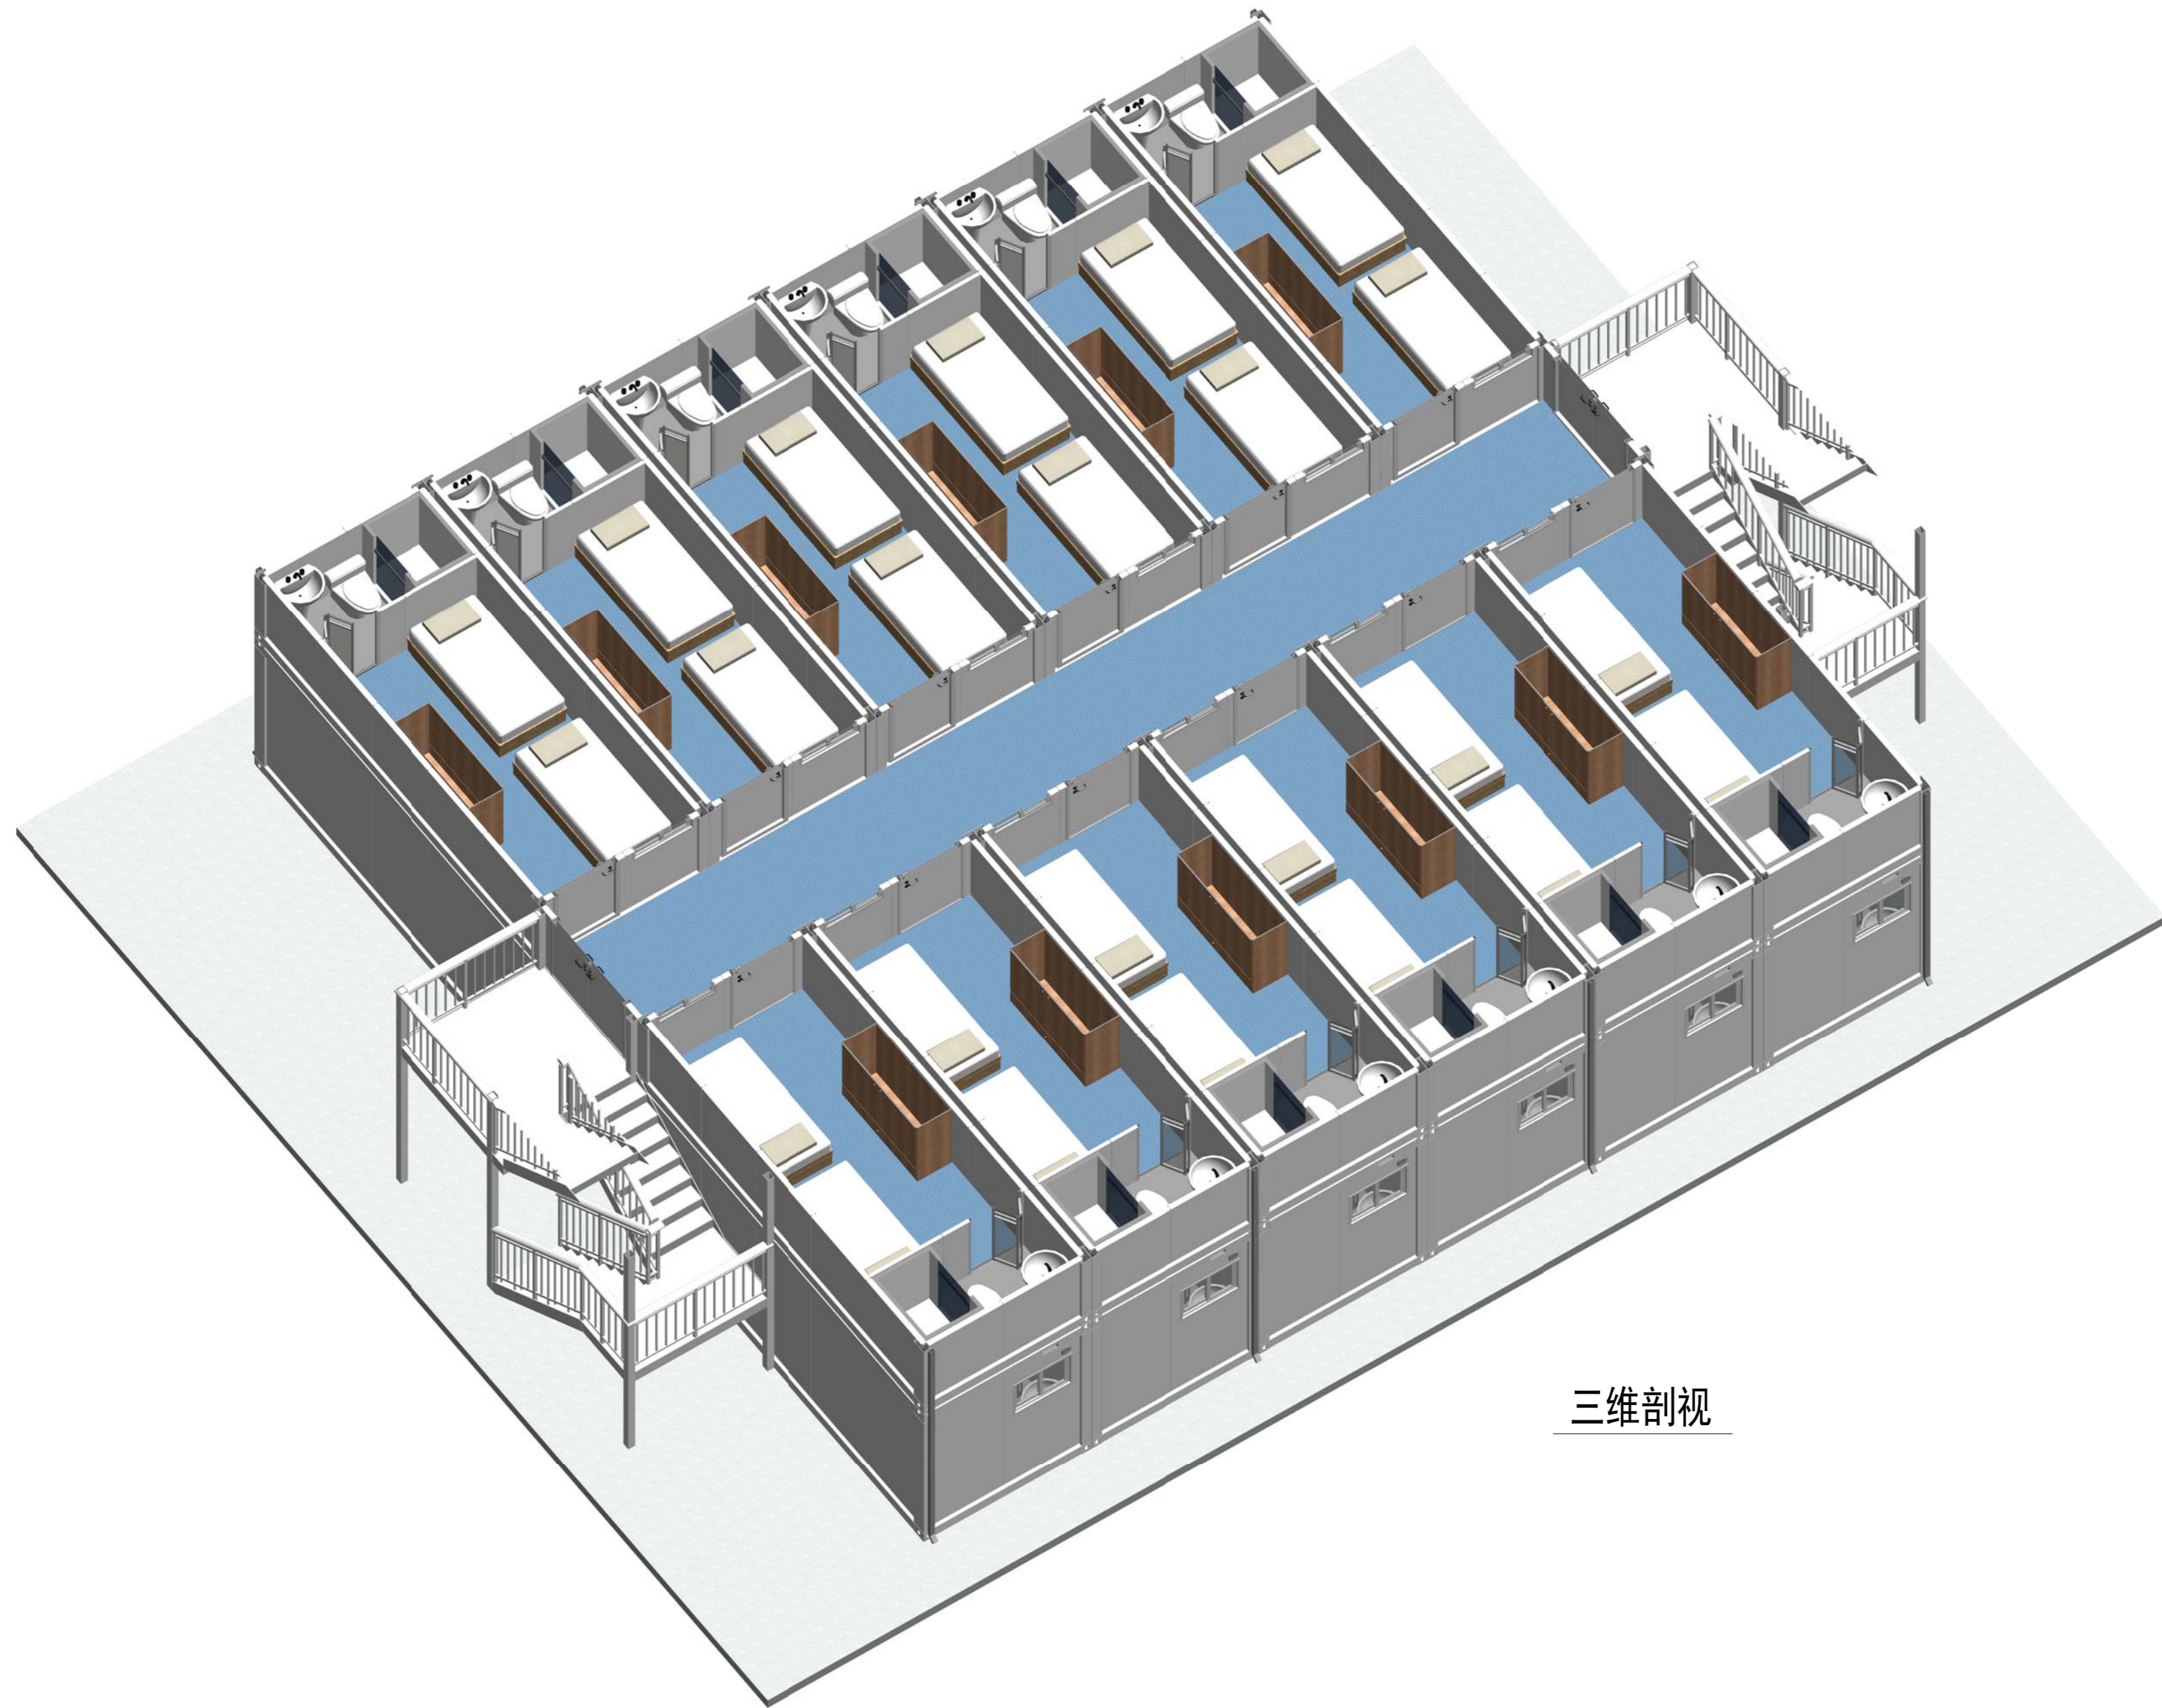

三维剖视

版本 Rev.	修改内容 Description	日期 Date	负责人 who send
 www.cbcprefab.com			

工序 Process	签名 Signature	日期 Date
审定 Authorized By		
审核 Verified By		
项目负责人 Process		
校对人 Checked By		
设计 Designed By	xij	11/29/21
制图 Drawn By	xij	11/29/21

执业签字
Engineer Signature

出图签字
Engineer Signature

项目名称
Project Name

印尼-集装箱营地


题名
Title

三维剖视

工程编号 No.	PT211146	专业 Prof.	JZ
比例 Scale	1:1	图号 No.	J0-8

未盖技术出图章 本图纸无效
This drawing is valid only after being stamped and signed.

电力	照明	动力
结构		
给排水		
暖通		
其他		

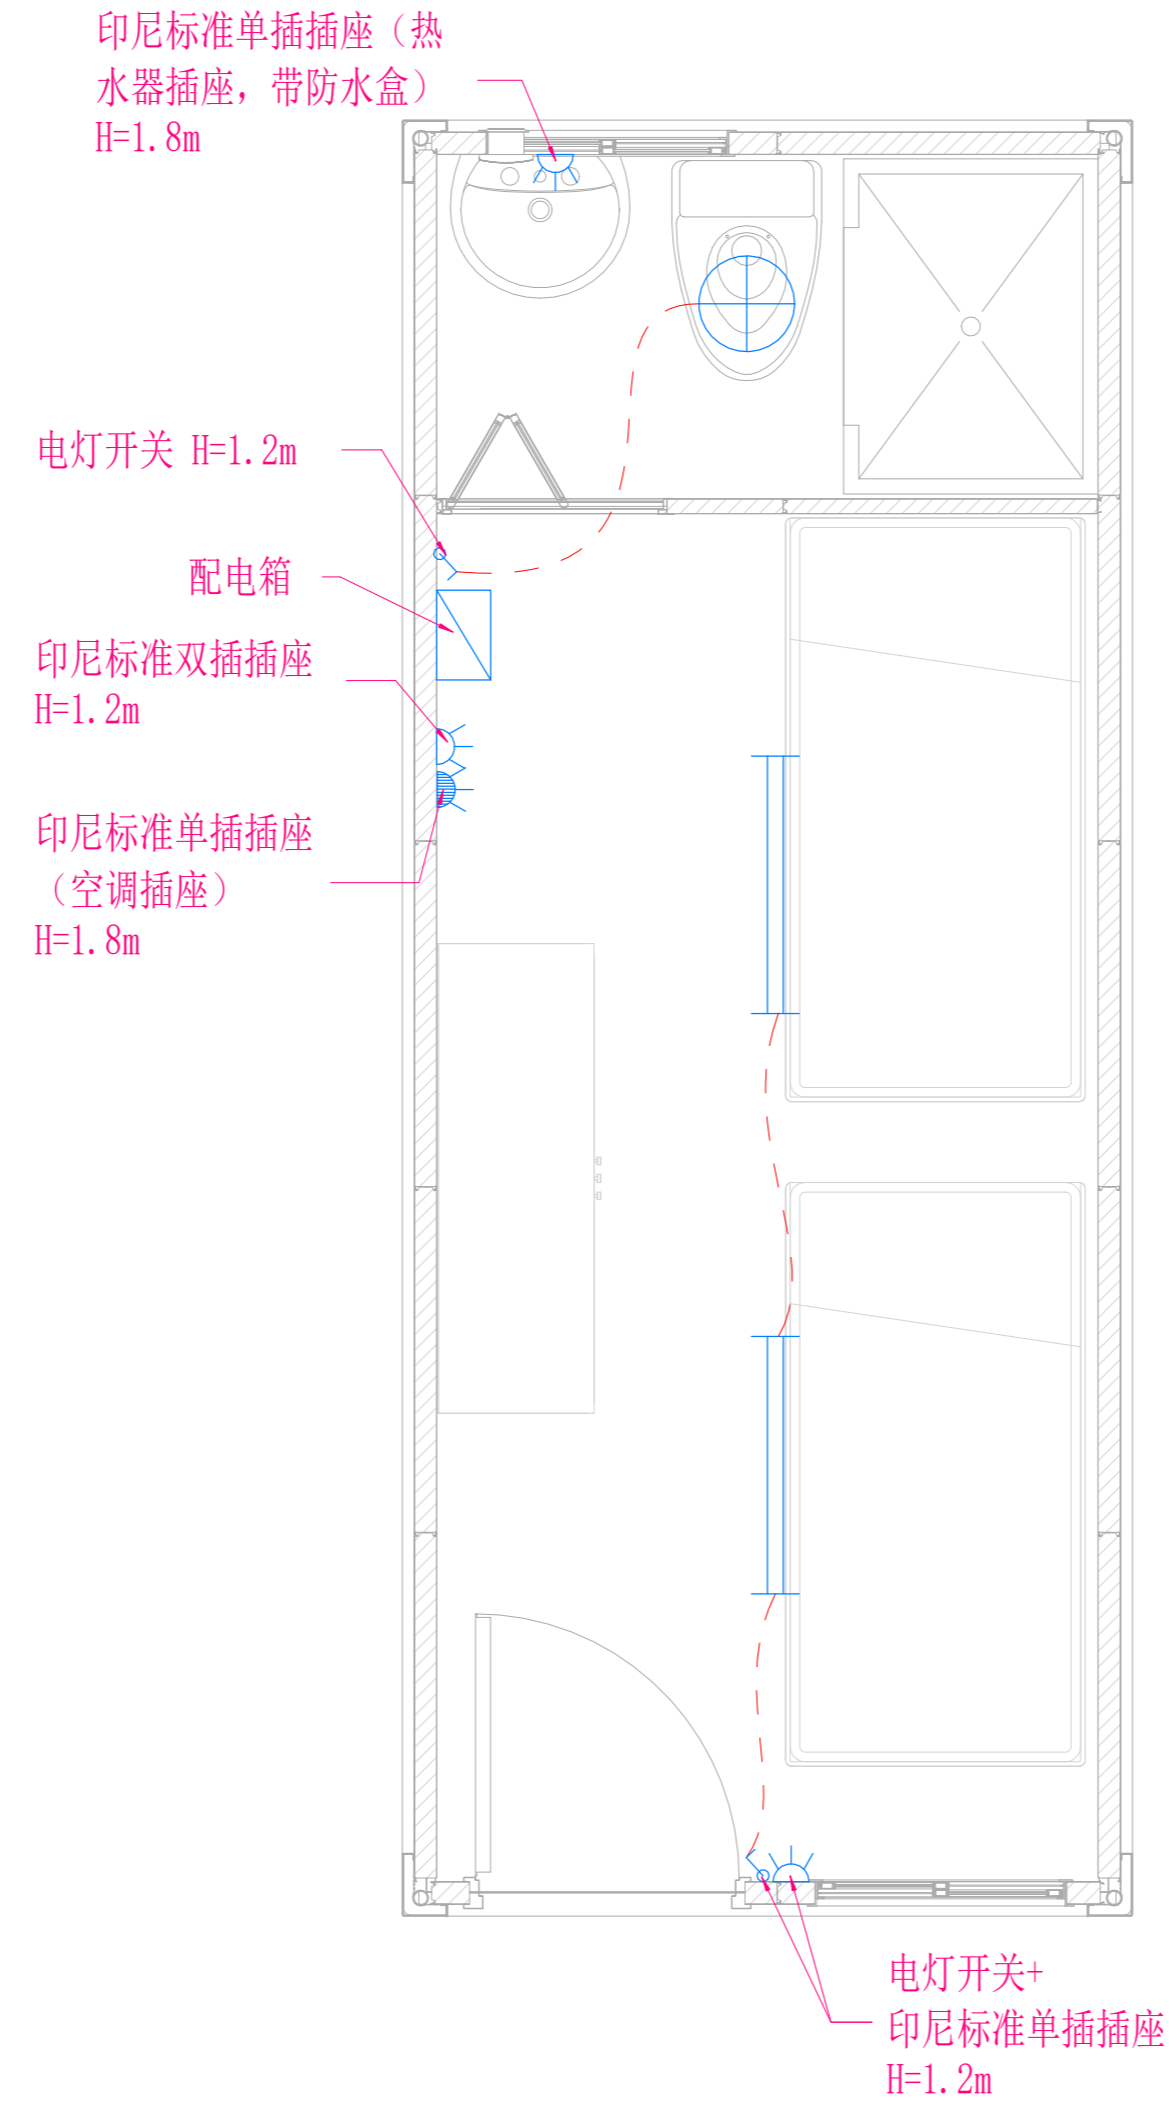

标准间电力布置图

版本	修改内容	日期	负责人
Rev	Description	Date	who send


 www.cbcprefab.com

工序	签名	日期
Process	Signature	Date
审定		
Authorized By		
审核		
Verified By		
项目负责人		
Process		
校对人		
Checked By		
设计	设计者	11/29/21
Designed By	设计者	11/29/21
制图	作者	11/29/21
Drawn By	作者	11/29/21

执业签章
 Engineer Signature
 出图签章
 Engineer Signature

项目名称
 Project Name
 印尼-集装箱营地
 图名
 电力布置图

工程编号	PT211146	专业	JZ
比例		图号	J0-9

未盖技术出图章 本图纸无效